


LEGENDA DE NOTAÇÕES GERAIS	
ESPECIFICAÇÃO	
REPRÉS.	PREVISÃO DE EQUIPAMENTOS A SEREM INSTALADOS
LL - XX	LINHA FRIGORÍGENA - NFA
LS - XX	DIMENSÃO LINHA FRIGORÍGENA

ITEM	QUANTITATIVO DAS INSTALAÇÕES DE CLIMATIZAÇÃO - LINHA FRIGORÍGENA	UNID.	QUANT.
1	TUBULAÇÃO ø 1/4"	ML	20
2	TUBULAÇÃO ø 3/8"	ML	115
3	TUBULAÇÃO ø 5/8"	ML	95

NOTAS:

- EXECUTAR ESTE PROJETO JUNTAMENTE COM O PROJETO ESTRUTURAL;
- ANTES DA CONCRETAGEM PREVER PASSAGENS PARA AS TUBULAÇÕES DENTRO DOS LIMITES ESTABELECIDOS PELA NBR 818:2014;
- PARA POSICIONAMENTO DAS COLUNAS OBSERVAR LOCALIZAÇÃO DOS BRISLES;
- AS DIMENSÕES REFERÊNCIA DAS MÁQUINAS CONDENSADORAS PROJETADAS SÃO:
 - 30.000BTU: 103Cx73AxA42P)
 - 22.000BTU: 103Cx73AxA42P)
 - 9.000BTU: 72Ck51AxA26.5P)
- ALTERAÇÕES NESTE PROJETO SOMENTE COM AUTORIZAÇÃO EXPRESSA DO FIDE.

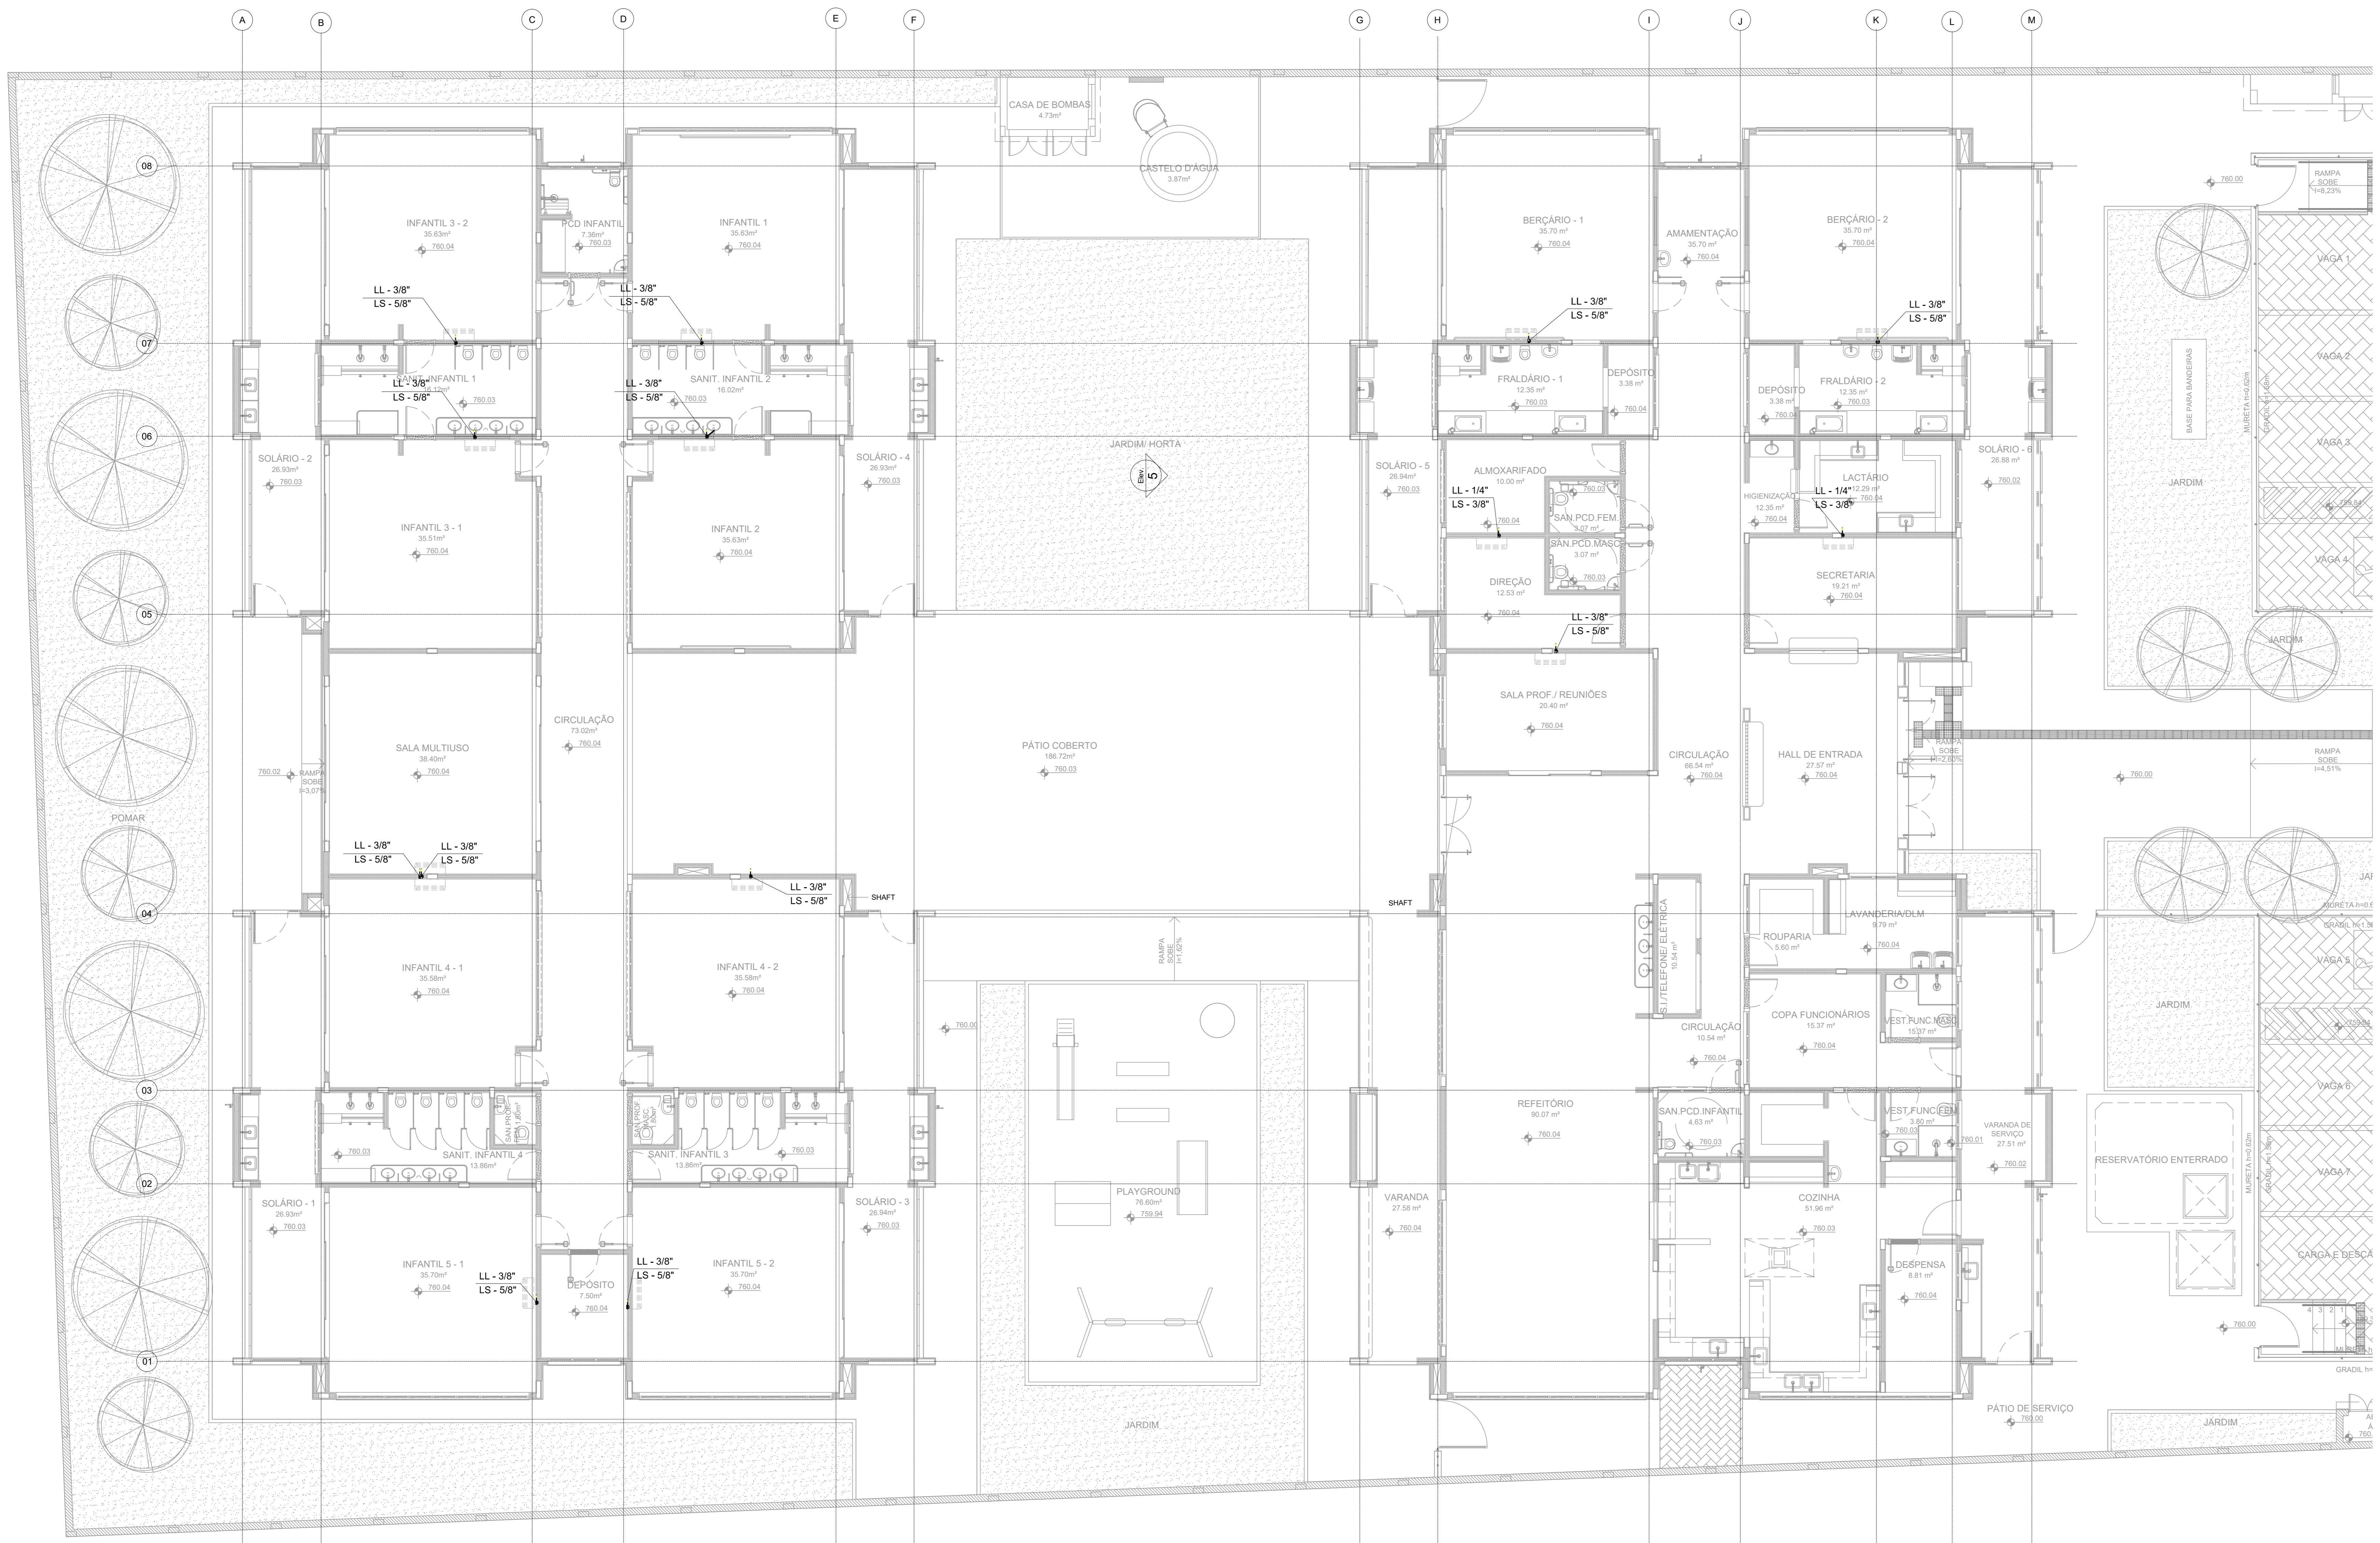


1 PLANTA BAIXA TÉRREO
ESCALA 1/75

		PREFEITURA DO MUNICÍPIO DE MAUÁ SECRETARIA DE OBRAS	
		DESENVOLVIDOR: ROBISON CYPRIANI LEANDRO BARBOSA VERIFICAÇÃO: ROONEY SCHIAVON RESP. TÉCNICO: ENO GABRIEL FERIANCIC CREA/CAI: 5661524119-SP	OBJETO: PROJETO BÁSICO ESCOLA MUNICIPAL ORATÓRIO PREFEITURA DE MAUÁ PROJETO BÁSICO DE CLIMATIZAÇÃO ARRANJO MECÂNICO - TÉRREO
ASSINATURA: _____		PROJETO: DE-MAU01-EDIF-EMO-PB-CLI-001_00	DATA: 30/09/25 REVISÃO: 0

LEGENDA DE NOTAÇÕES GERAIS	
REPRÉS.	ESPECIFICAÇÃO
PREVISÃO DE EQUIPAMENTOS A SEREM INSTALADOS	
LINHA PROJEÇÃO - NFPA	
LL - XX	DIMENSÃO LINHA PROJEÇÃO
LS - XX	

NOTAS:

- EXECUTAR ESTE PROJETO JUNTAMENTE COM O PROJETO ESTRUTURAL;
- ANTES DA CONCRETAGEM PREVER PASSAGEM PARA AS TUBULAÇÕES DENTRO DOS LIMITES ESTABELECIDOS PELA NBR 6118:2014;
- PARA POSICIONAMENTO DAS COLINAS OBSERVAR LOCAÇÃO DOS SPLITS;
- AS DIMENSÕES REFERÊNCIA DAS MÁQUINAS CONDENSADORAS PROJETADAS SÃO:
 - 30.000BTU: 103(C)X73(A)X42(P)
 - 22.000BTU: 103(C)X73(A)X42(P)
 - 9.000BTU: 72(C)X51(A)X26,5(P)
- ALTERAÇÕES NESTE PROJETO SOMENTE COM AUTORIZAÇÃO EXPRESSA DO FIDEI.

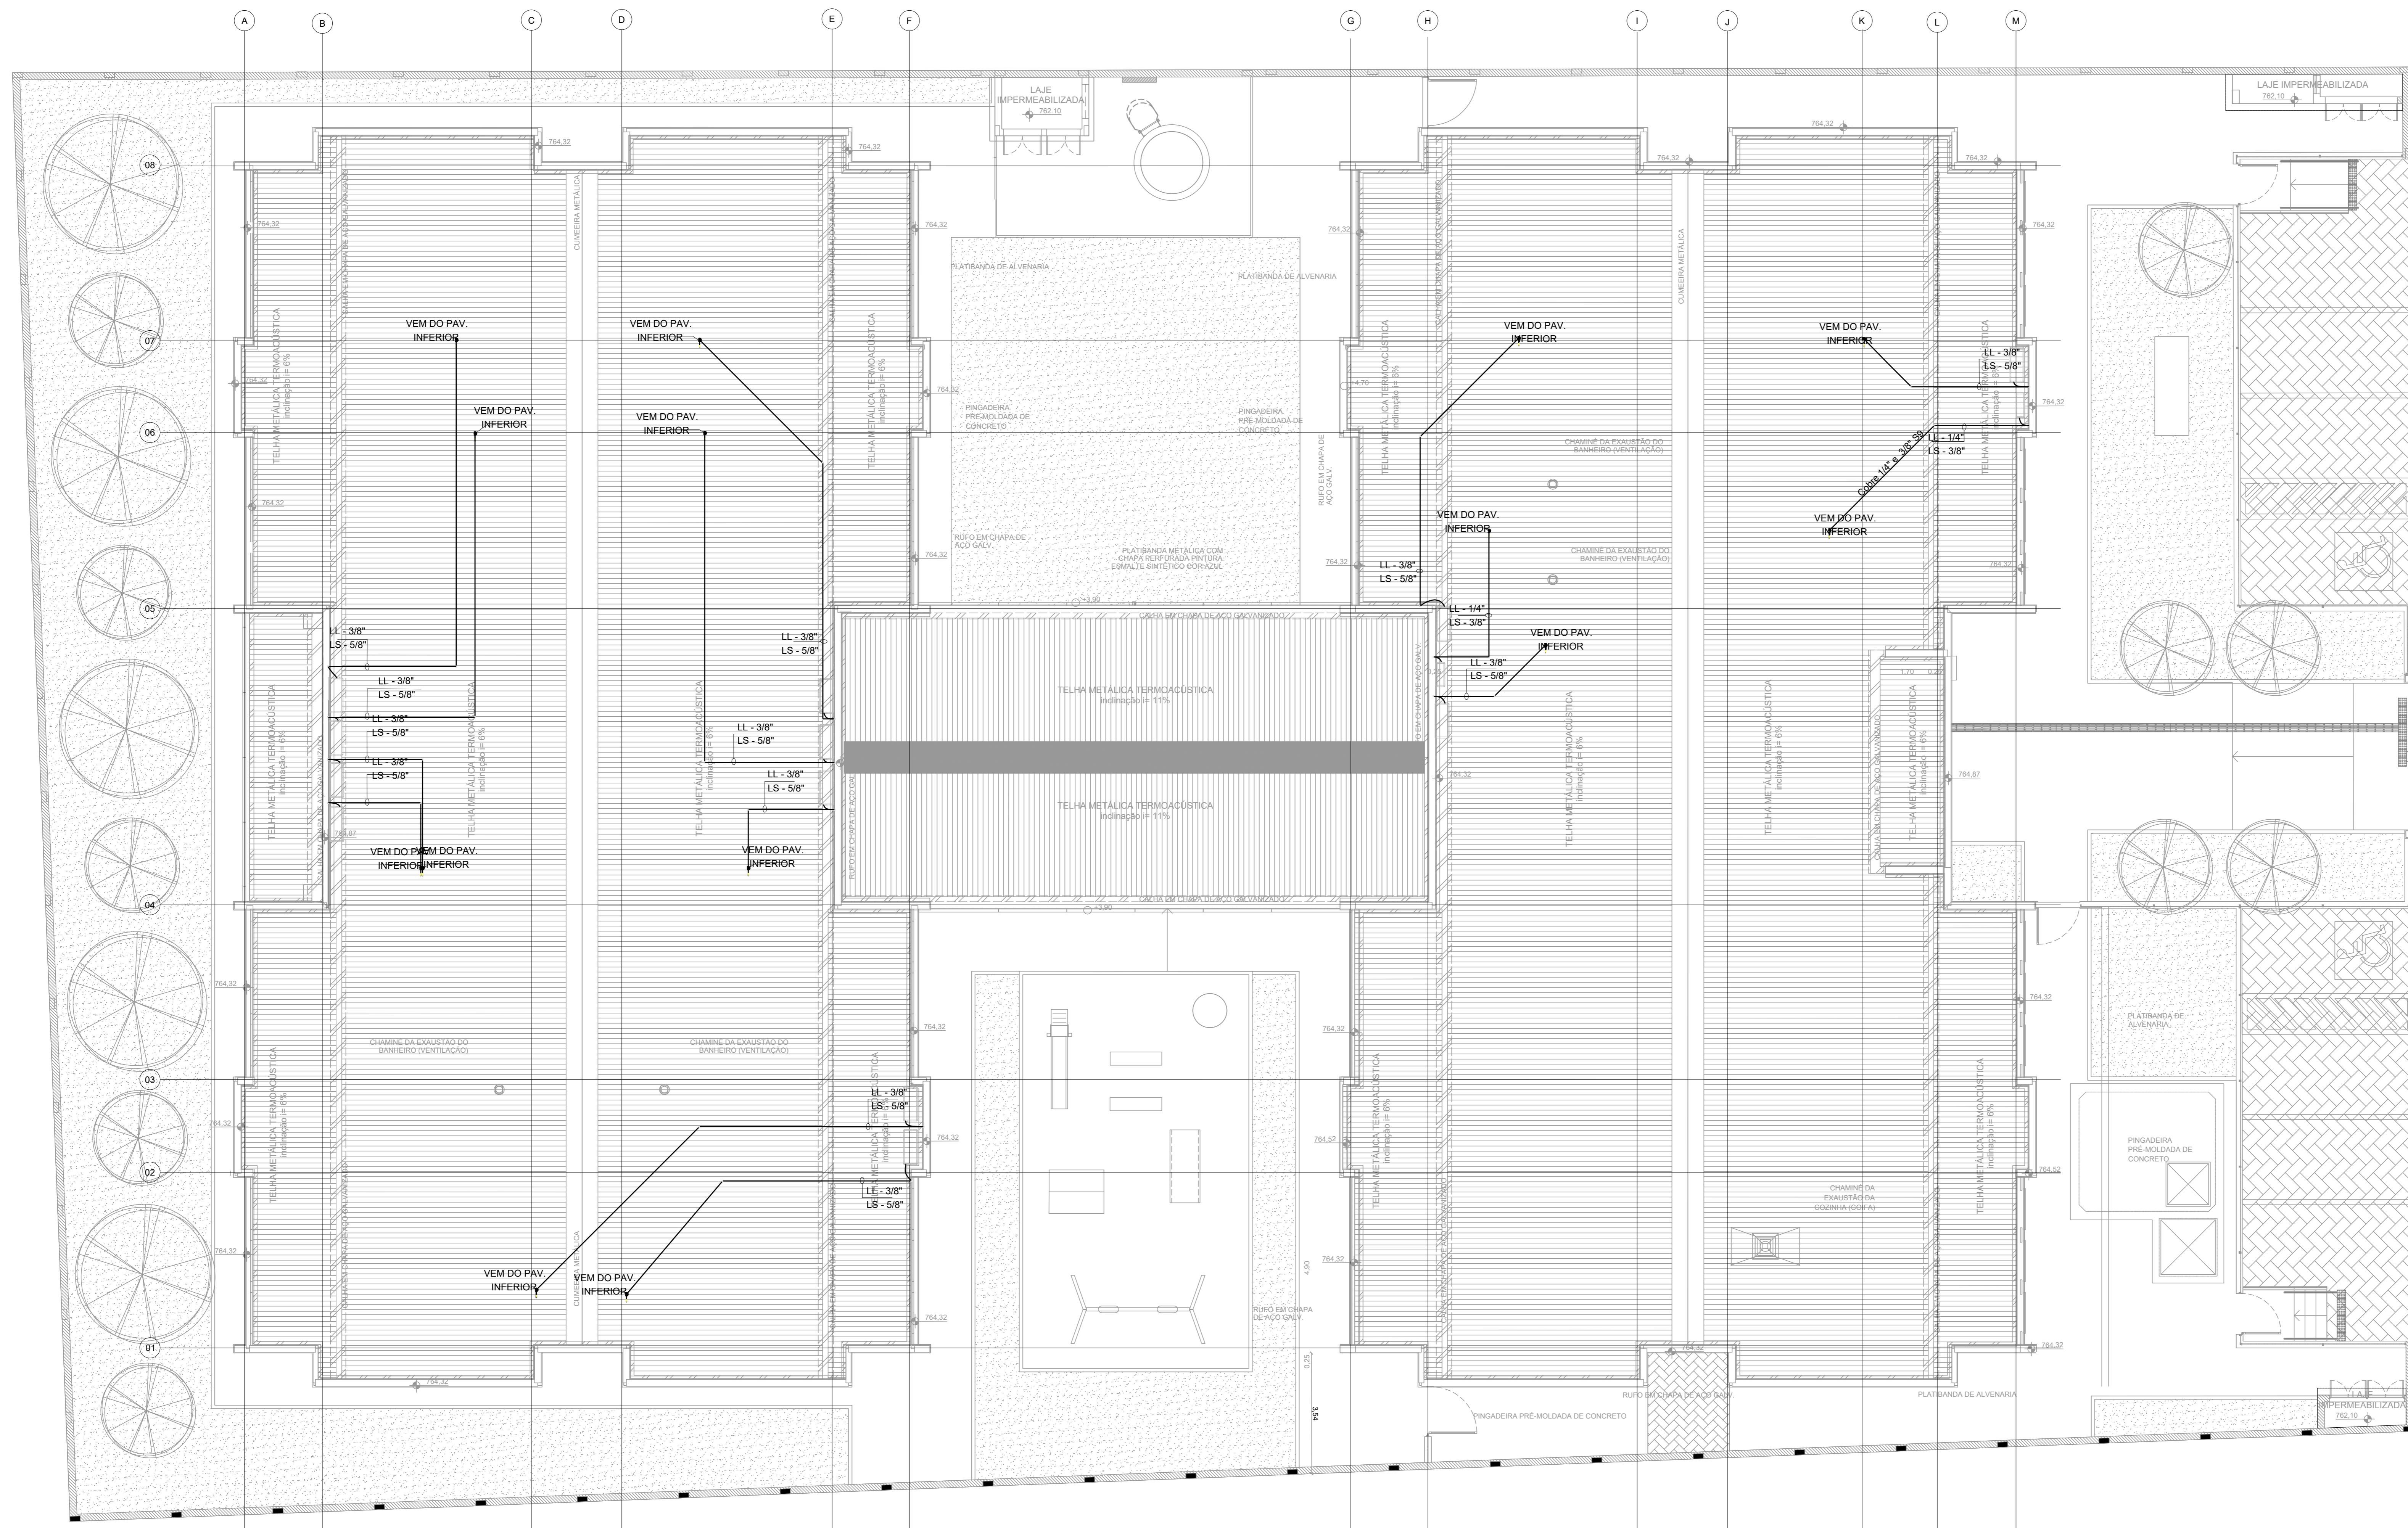

1 PLANTA BAIXA - COBERTURA
ESCALA 1/75

TYlin		PREFEITURA DO MUNICÍPIO DE MAUÁ SECRETARIA DE OBRAS	
DESENVOLVIDOR: ROBISON CYPRIANI	OBJETO: PROJETO BÁSICO ESCOLA MUNICIPAL ORATÓRIO	ESCALA: 1:75	OPERAÇÃO: MAU01
DESENHO: LEANDRO BARBOSA	ASSUNTO: PREFEITURA DE MAUÁ	TABELO: CLI	DES. Nº: 002
VERIFICAÇÃO: ROONEY SCHIAVON	PROJETO BÁSICO DE CLIMATIZAÇÃO - ARRANJO MECÂNICO - COBERTURA	DATA: 30/09/25	REVISÃO: 0
RESP. TÉCNICO: ENOZ GABRIEL FERIANCIC	ARQUIVO: DE-MAU01-EDIF-EMO-PB-CLI-002_R0	APPROVEDO POR:	
CREA/CAD: 5661524115-SP			
ASSINATURA:			