



01	0,2	7
02	0,25	7
03	0,3	7
04	0,4	7
05	0,15	7
06	0,2	7
07	0,4	7
08	0,05	7
09	0,20	7
10	0,1	10
11	0,1	7
14	0,05	7
15	0,1	7
18	0,05	7
20	0,18	11
23	0,05	7
24	0,13	1
25	0,13	7
28	0,1	7
30	0,2	7
50	0,25	7
100	0,10	100
124	0,3	7
150	0,15	7
170	0,1	170
252	0,15	7
253	0,13	7
254	0,1	7
255	0,6	7

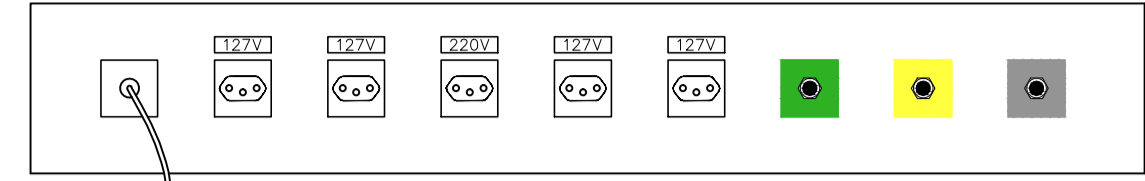


**RÉGUA P/ LEITO COMUM**

1 MÓDULO P/ CHAMADA DE ENFERMEIRA  
 4 TOMADA PADRÃO ABNT - NBR 14136 - 127V 2P+T 10A  
 1 TOMADA PADRÃO ABNT - NBR 14136 - 220V 2P+T 20A  
 1 VÁLVULA DE IMPACTO P/ OXIGÊNIO  
 1 VÁLVULA DE IMPACTO P/ AR COMPRIMIDO  
 1 VÁLVULA DE IMPACTO P/ VÁCUO

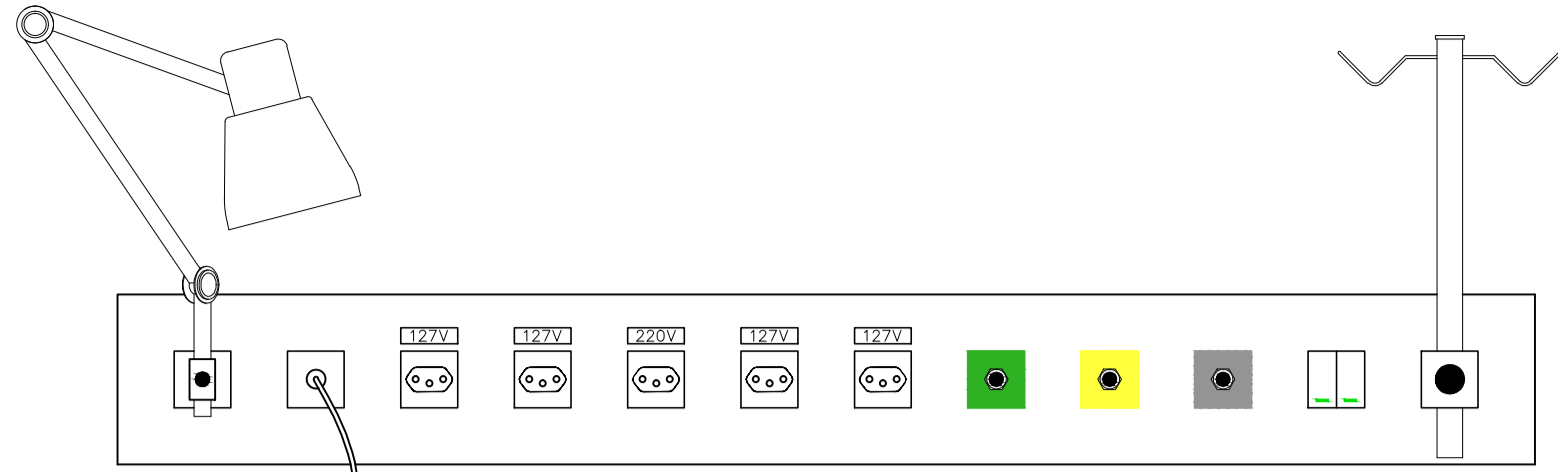



**RÉGUA P/ LEITO INDIVIDUAL INTERNAÇÃO**

1 SUPORTE P/ FOCO  
 1 MÓDULO P/ CHAMADA DE ENFERMEIRA  
 4 TOMADA PADRÃO ABNT - NBR 14136 - 127V 2P+T 10A  
 1 TOMADA PADRÃO ABNT - NBR 14136 - 220V 2P+T 20A  
 1 VÁLVULA DE IMPACTO P/ OXIGÊNIO  
 1 VÁLVULA DE IMPACTO P/ AR COMPRIMIDO  
 1 VÁLVULA DE IMPACTO P/ VÁCUO  
 1 SUPORTE P/ SORO  
 2 INTERRUPTORES P/ ARANDELA

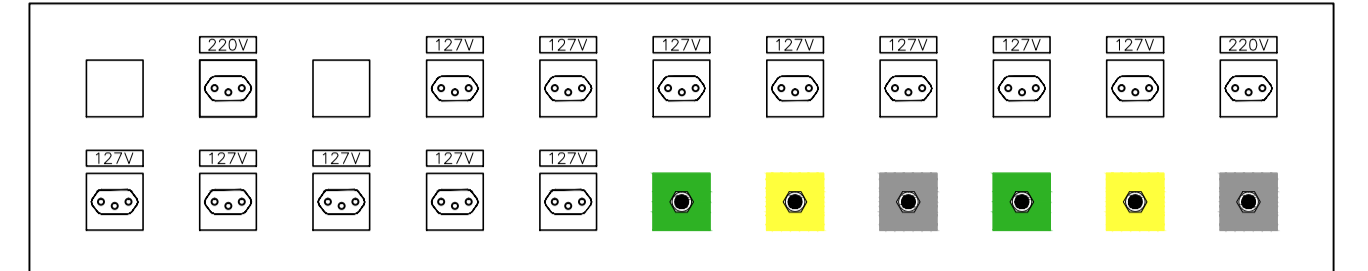


**RÉGUA P/ UTI NEONATAL / CUIDADOS INTERMEDIÁRIOS / ISOLAMENTO**

1 MÓDULO CEGO P/ MONITORAÇÃO DE LEITO  
 2 TOMADA PADRÃO ABNT - NBR 14136 - 220V 2P+T 20A  
 1 MÓDULO RESERVA  
 2 VÁLVULAS DE IMPACTO P/ OXIGÊNIO  
 2 VÁLVULAS DE IMPACTO P/ AR COMPRIMIDO  
 2 VÁLVULA DE IMPACTO P/ VÁCUO  
 12 TOMADA PADRÃO ABNT - NBR 14136 - 127V 2P+T 10A

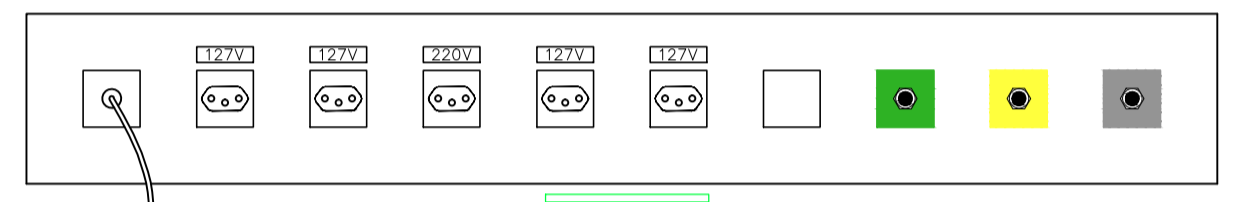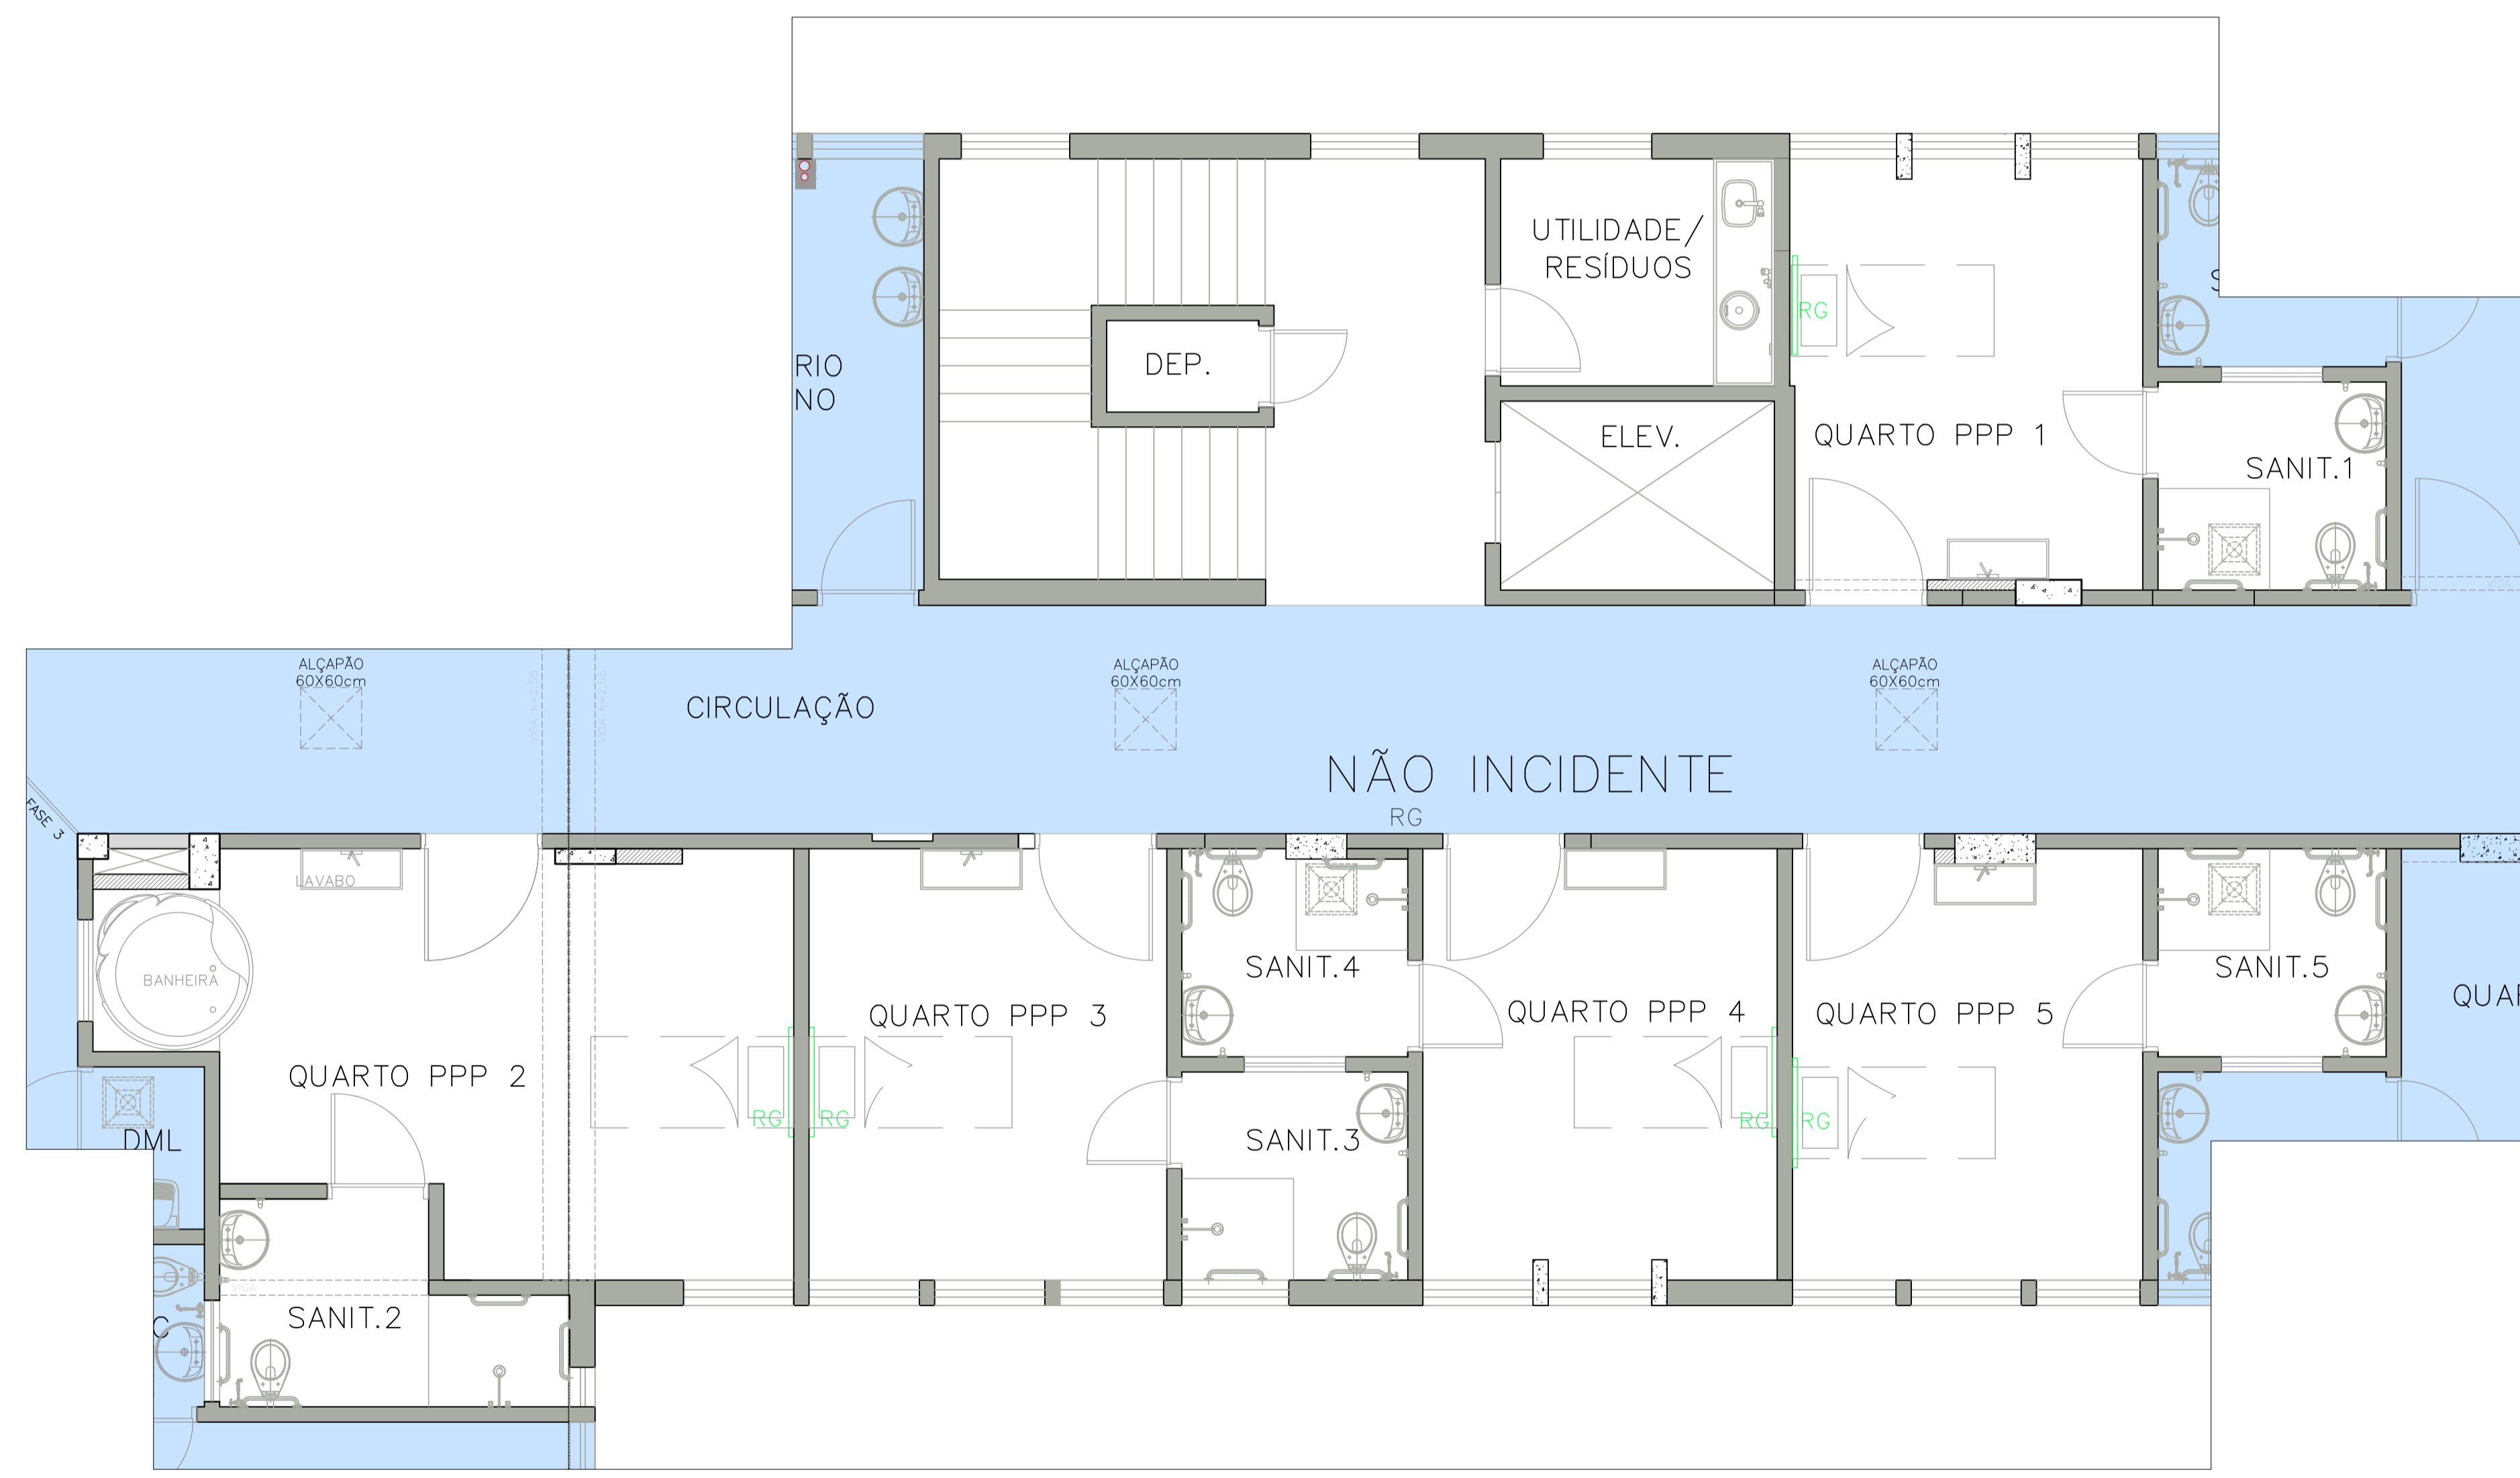

**RÉGUA P/ R.P.A.**


1 MÓDULO P/ CHAMADA DE ENFERMEIRA  
 4 TOMADA PADRÃO ABNT - NBR 14136 - 127V 2P+T 10A  
 1 TOMADA PADRÃO ABNT - NBR 14136 - 220V 2P+T 20A  
 1 VÁLVULA DE IMPACTO P/ OXIGÊNIO  
 1 VÁLVULA DE IMPACTO P/ AR COMPRIMIDO  
 1 VÁLVULA DE IMPACTO P/ VÁCUO  
 1 MÓDULO CEGO P/ MONITORAÇÃO DE LEITO

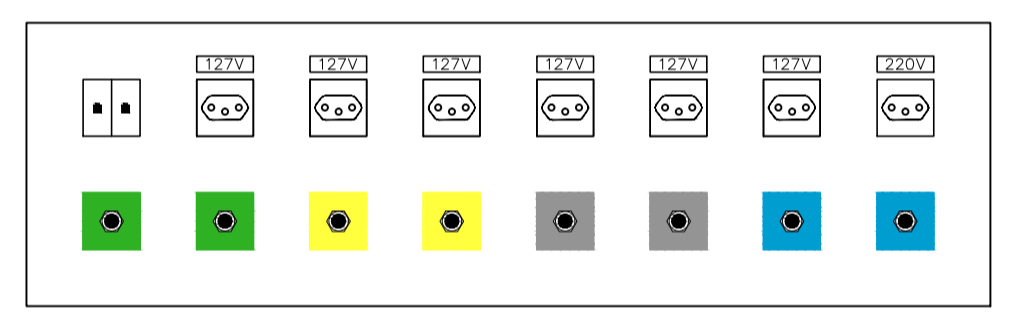

**RÉGUA P/ SALA CIRÚRGICA**

2 VÁLVULAS DE IMPACTO P/ OXIGÊNIO  
 2 VÁLVULAS DE IMPACTO P/ AR COMPRIMIDO  
 2 VÁLVULAS DE IMPACTO P/ VÁCUO  
 2 VÁLVULAS DE IMPACTO P/ ÓXIDO NITROSO  
 2 CONECTORES RJ45  
 6 TOMADA PADRÃO ABNT - NBR 14136 - 127V 2P+T 10A  
 1 TOMADA PADRÃO ABNT - NBR 14136 - 220V 2P+T 20A

**PLANTA BAIXA - FASE 3**  
 ESCALA: 1:50

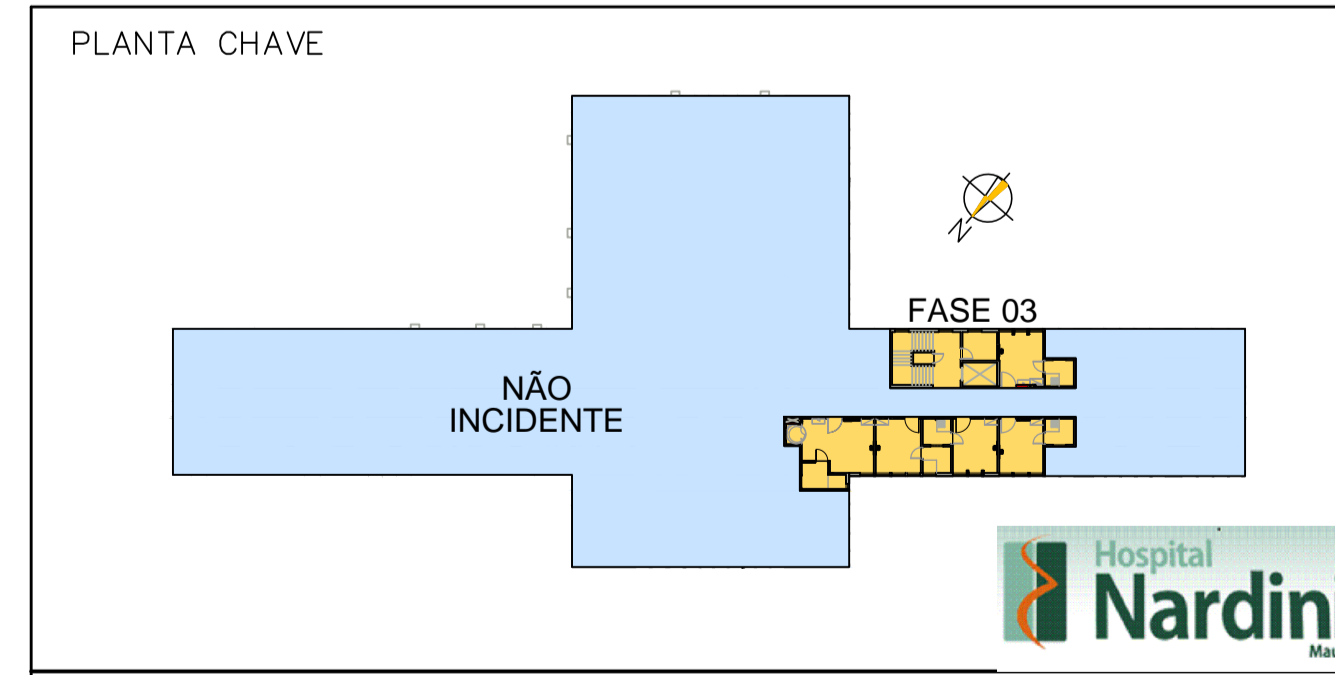

REVISÕES	
REVISÃO	ASSUNTO
01	MODIFICAÇÕES NO BLOCO SERV. ENFERM. / QUARTO PPP / VESTIÁRIOS / CUIDADOS INTERMED. / TROCA DAS PORTAS DOS SANITÁRIOS
02	REVISÃO FINAL

Descrição:	REFORMA 4.PAVIMENTO - FASE 3 LOCAÇÃO DE RÉGUA DE GASES	Proprietários:	HOSPITAL RADAMES NARDINI
Local:	MAUÁ	Autor do Projeto:	Alexandre Romano
Fase:	PRE-EXECUTIVO	Responsável Técnico:	Ass: Alexandre Romano
Desenho:	Nível	Revisão:	01
Escala:	1:50	Data:	AGOSTO/2017
Folha:	06/11		