



01	0.2	7
02	0.25	7
03	0.3	7
04	0.4	7
05	0.5	7
06	0.6	7
07	0.7	7
08	0.8	7
09	0.9	7
10	1.0	7
11	1.1	7
12	1.2	7
13	1.3	7
14	1.4	7
15	1.5	7
16	1.6	7
17	1.7	7
18	1.8	7
19	1.9	7
20	2.0	7
21	2.1	7
22	2.2	7
23	2.3	7
24	2.4	7
25	2.5	7
26	2.6	7
27	2.7	7
28	2.8	7
29	2.9	7
30	3.0	7
31	3.1	7
32	3.2	7
33	3.3	7
34	3.4	7
35	3.5	7
36	3.6	7
37	3.7	7
38	3.8	7
39	3.9	7
40	4.0	7

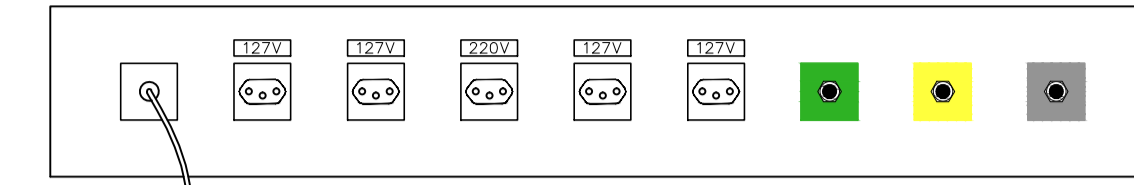


RÉGUA P/ LEITO COMUM

- 1 MÓDULO P/ CHAMADA DE ENFERMEIRA
- 4 TOMADA PADRÃO ABNT - NBR 14136 - 127V 2P+T 10A
- 1 TOMADA PADRÃO ABNT - NBR 14136 - 220V 2P+T 20A
- 1 VÁLVULA DE IMPACTO P/ OXIGÊNIO
- 1 VÁLVULA DE IMPACTO P/ AR COMPRIMIDO
- 1 VÁLVULA DE IMPACTO P/ VÁCUO

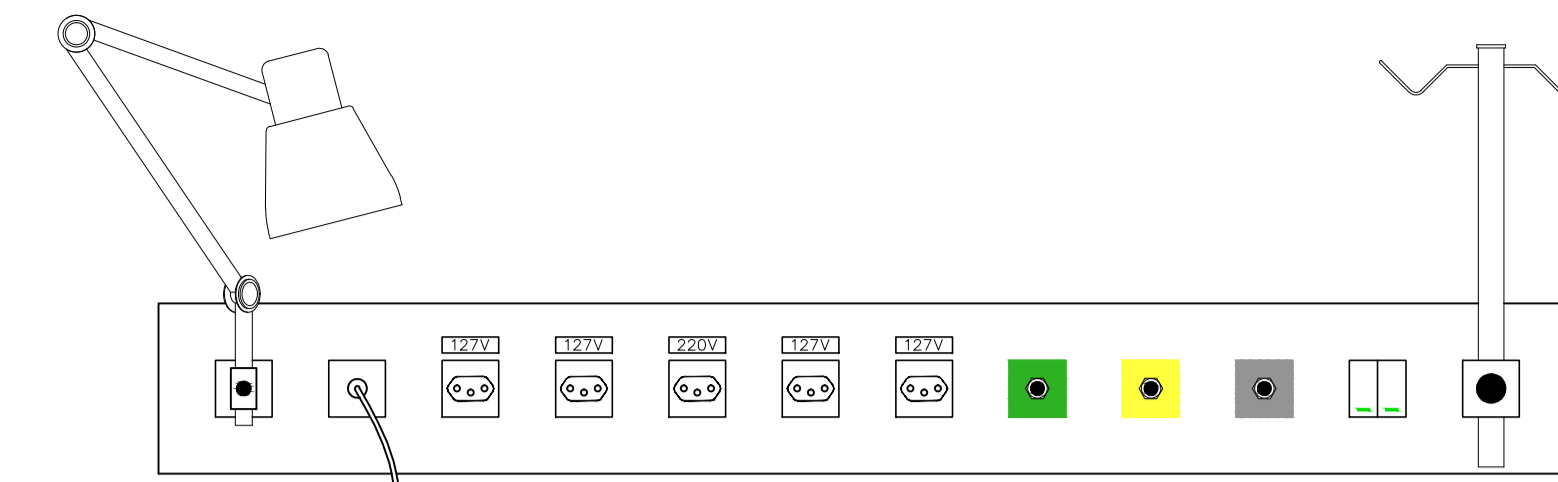


RÉGUA P/ LEITO INDIVIDUAL INTERNAÇÃO

- 1 SUPORTE P/ FOCO
- 1 MÓDULO P/ CHAMADA DE ENFERMEIRA
- 4 TOMADA PADRÃO ABNT - NBR 14136 - 127V 2P+T 10A
- 1 TOMADA PADRÃO ABNT - NBR 14136 - 220V 2P+T 20A
- 1 VÁLVULA DE IMPACTO P/ OXIGÊNIO
- 1 VÁLVULA DE IMPACTO P/ AR COMPRIMIDO
- 1 VÁLVULA DE IMPACTO P/ VÁCUO
- 1 SUPORTE P/ SORO
- 2 INTERRUPTORES P/ ARANDELA

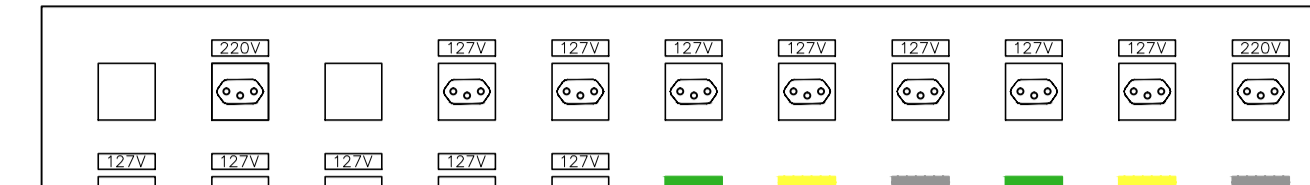


RÉGUA P/ UTI NEONATAL / CUIDADOS INTERMEDIÁRIOS / ISOLAMENTO

- 1 MÓDULO CEGO P/ MONITORAÇÃO DE LEITO
- 2 TOMADA PADRÃO ABNT - NBR 14136 - 220V 2P+T 20A
- 1 MÓDULO RESERVA
- 2 VÁLVULAS DE IMPACTO P/ OXIGÊNIO
- 2 VÁLVULAS DE IMPACTO P/ AR COMPRIMIDO
- 2 VÁLVULA DE IMPACTO P/ VÁCUO
- 12 TOMADA PADRÃO ABNT - NBR 14136 - 127V 2P+T 10A

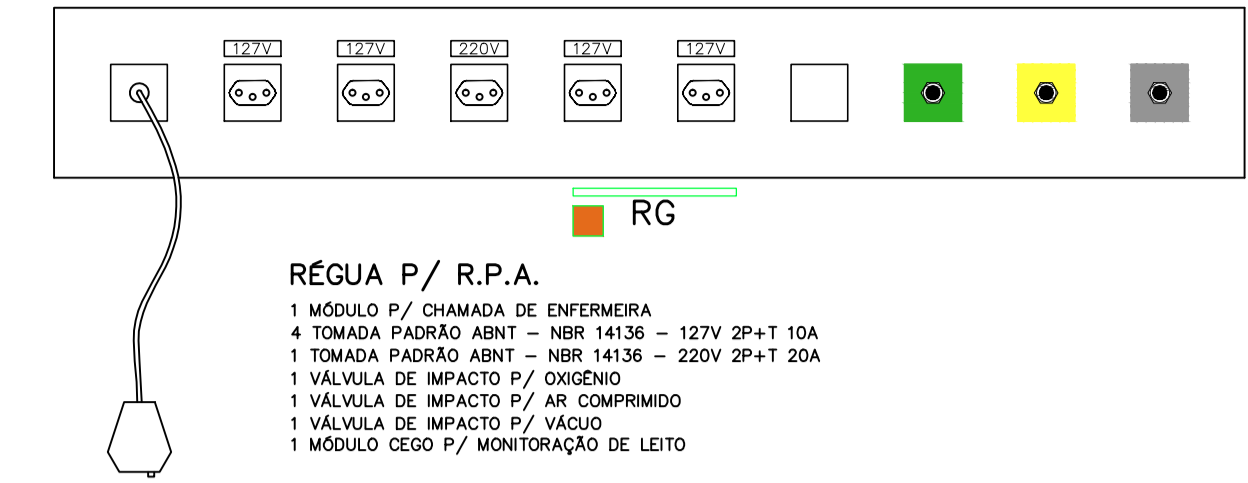


RÉGUA P/ R.P.A.

- 1 MÓDULO P/ CHAMADA DE ENFERMEIRA
- 4 TOMADA PADRÃO ABNT - NBR 14136 - 127V 2P+T 10A
- 1 TOMADA PADRÃO ABNT - NBR 14136 - 220V 2P+T 20A
- 1 VÁLVULA DE IMPACTO P/ OXIGÊNIO
- 1 VÁLVULA DE IMPACTO P/ AR COMPRIMIDO
- 1 VÁLVULA DE IMPACTO P/ VÁCUO
- 1 MÓDULO CEGO P/ MONITORAÇÃO DE LEITO

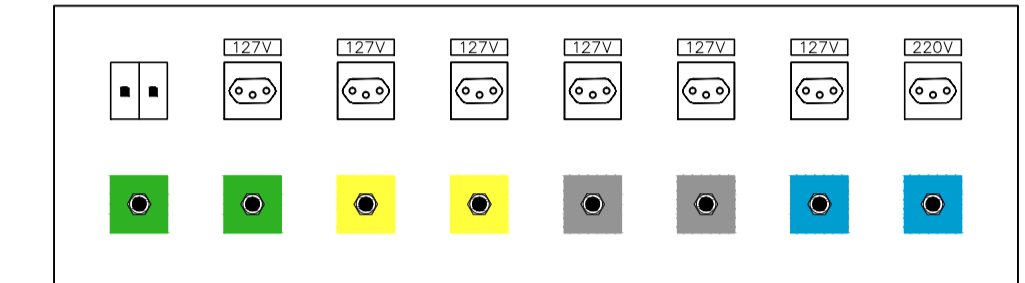


RÉGUA P/ SALA CIRÚRGICA

- 2 VÁLVULAS DE IMPACTO P/ OXIGÊNIO
- 2 VÁLVULAS DE IMPACTO P/ AR COMPRIMIDO
- 2 VÁLVULAS DE IMPACTO P/ VÁCUO
- 2 VÁLVULAS DE IMPACTO P/ GÁS DO NITROSO
- 2 CONECTORES PLAS
- 6 TOMADA PADRÃO ABNT - NBR 14136 - 127V 2P+T 10A
- 1 TOMADA PADRÃO ABNT - NBR 14136 - 220V 2P+T 20A

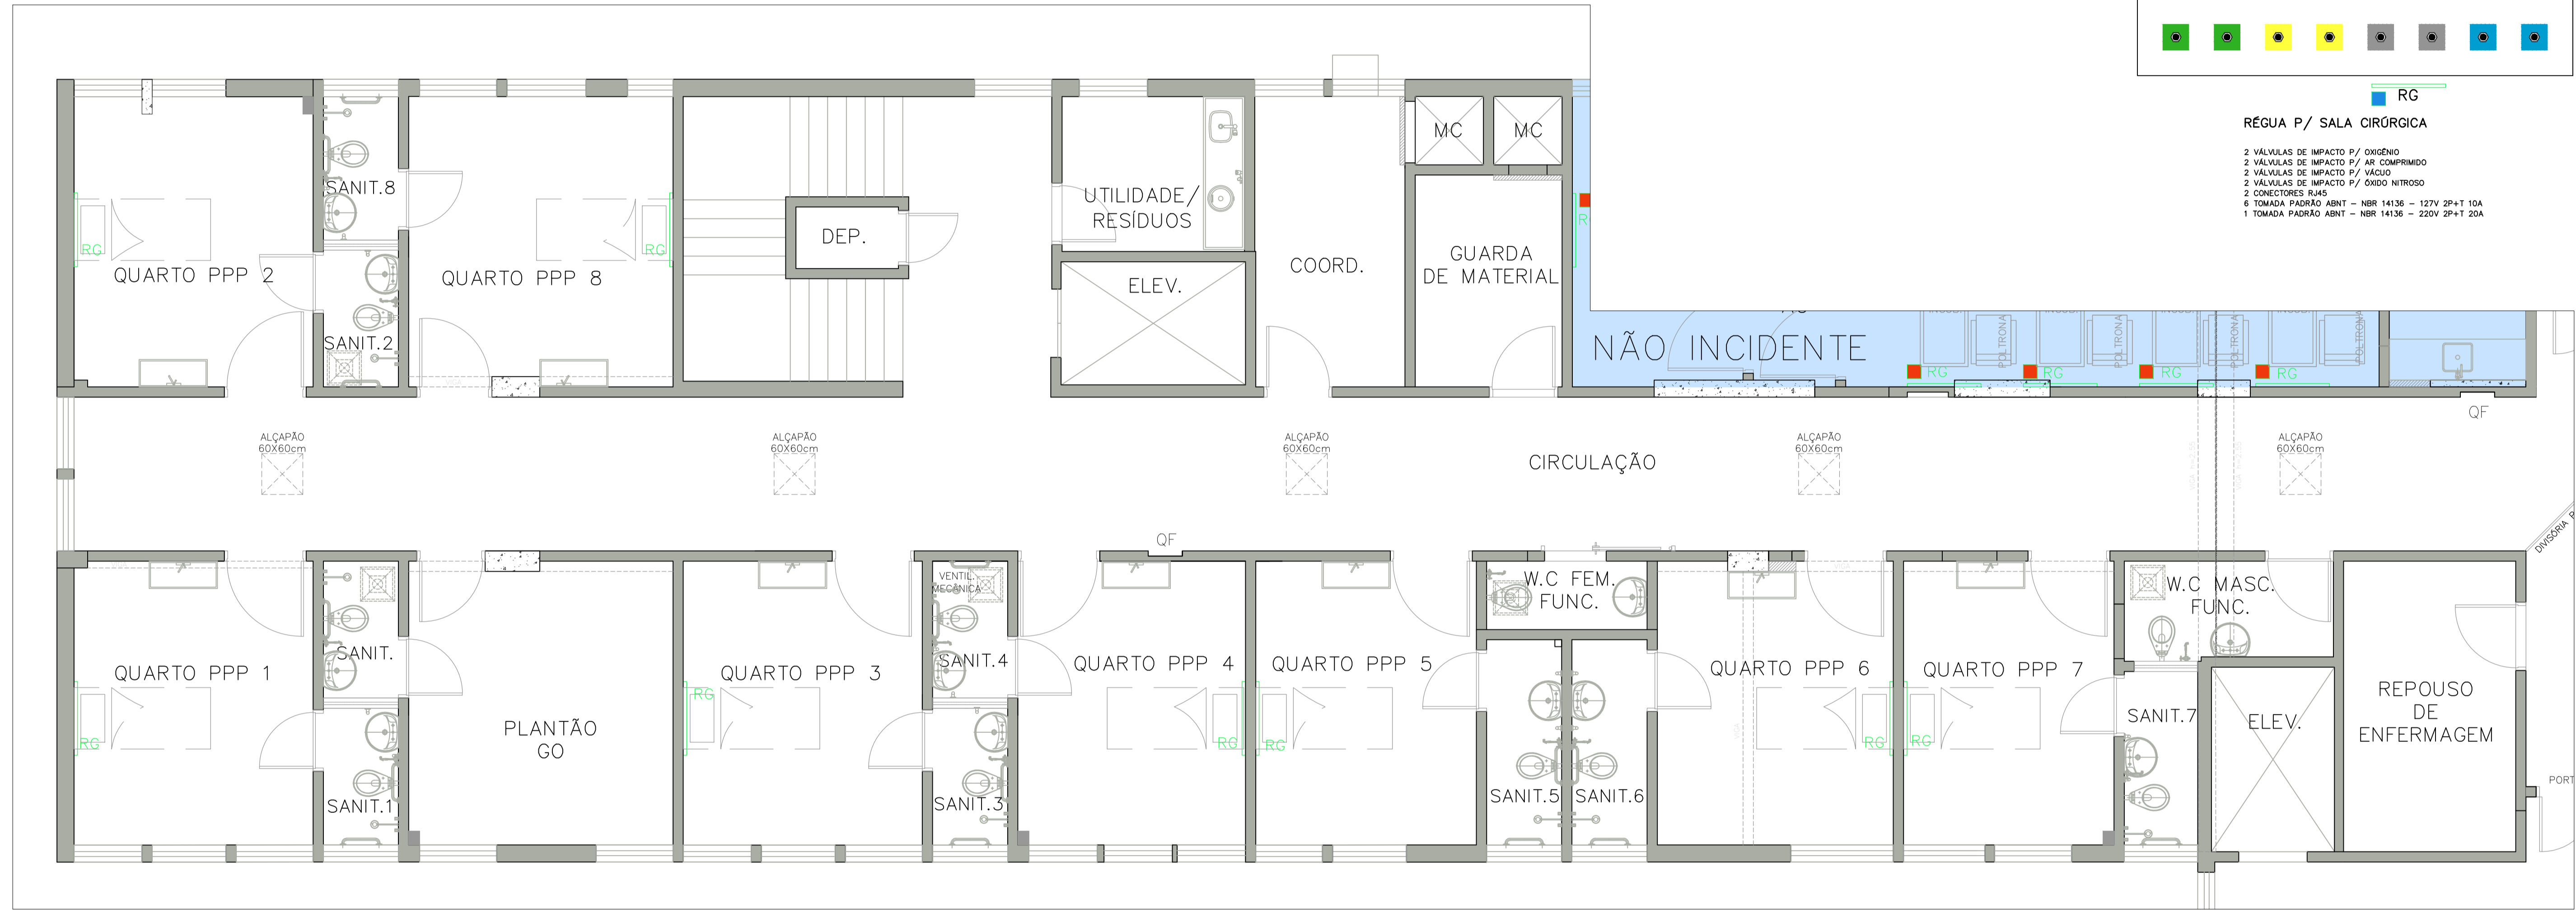

PLANTA BAIXA - SETOR 1
ESCALA: 1:50

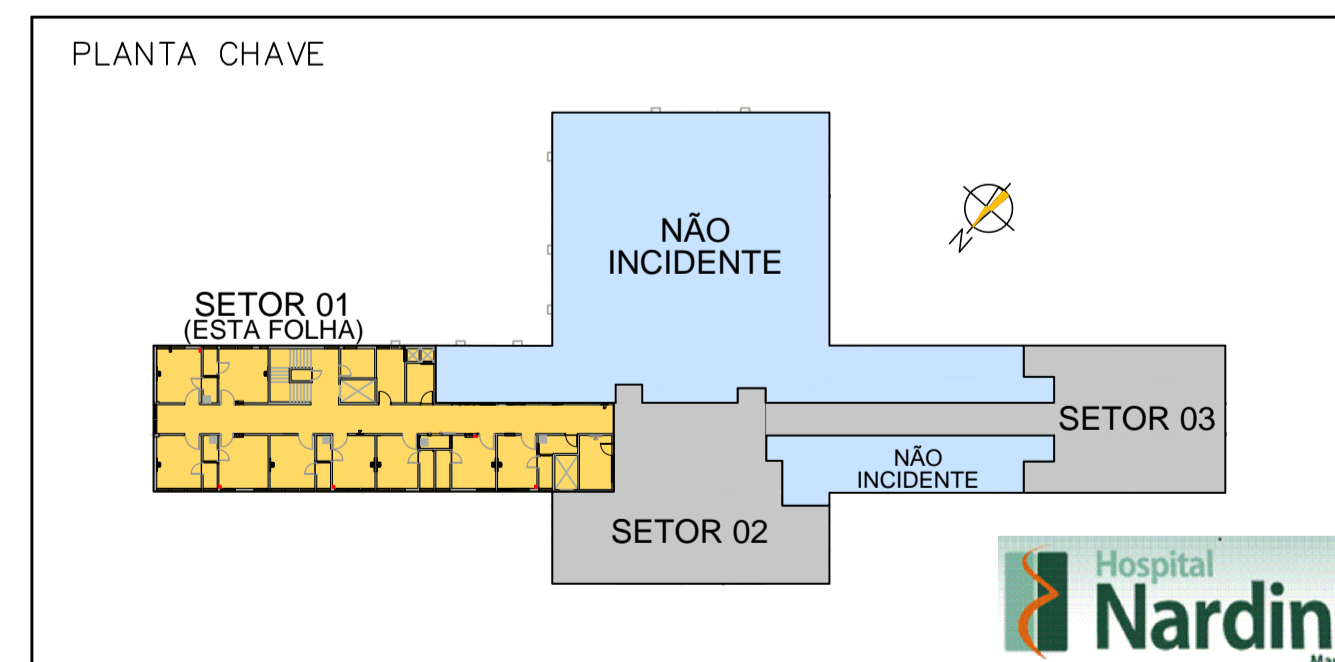

REVISÕES	
REVISÃO	ASSUNTO
01	2007/2017
02	01/08/2015
03	01/08/2015
04	01/08/2015
05	01/08/2015
06	01/08/2015
07	01/08/2015
08	01/08/2015
09	01/08/2015
10	01/08/2015
11	01/08/2015
12	01/08/2015
13	01/08/2015
14	01/08/2015
15	01/08/2015
16	01/08/2015
17	01/08/2015
18	01/08/2015
19	01/08/2015
20	01/08/2015
21	01/08/2015
22	01/08/2015
23	01/08/2015
24	01/08/2015
25	01/08/2015
26	01/08/2015
27	01/08/2015
28	01/08/2015
29	01/08/2015
30	01/08/2015